


План 3...14-ого этажей

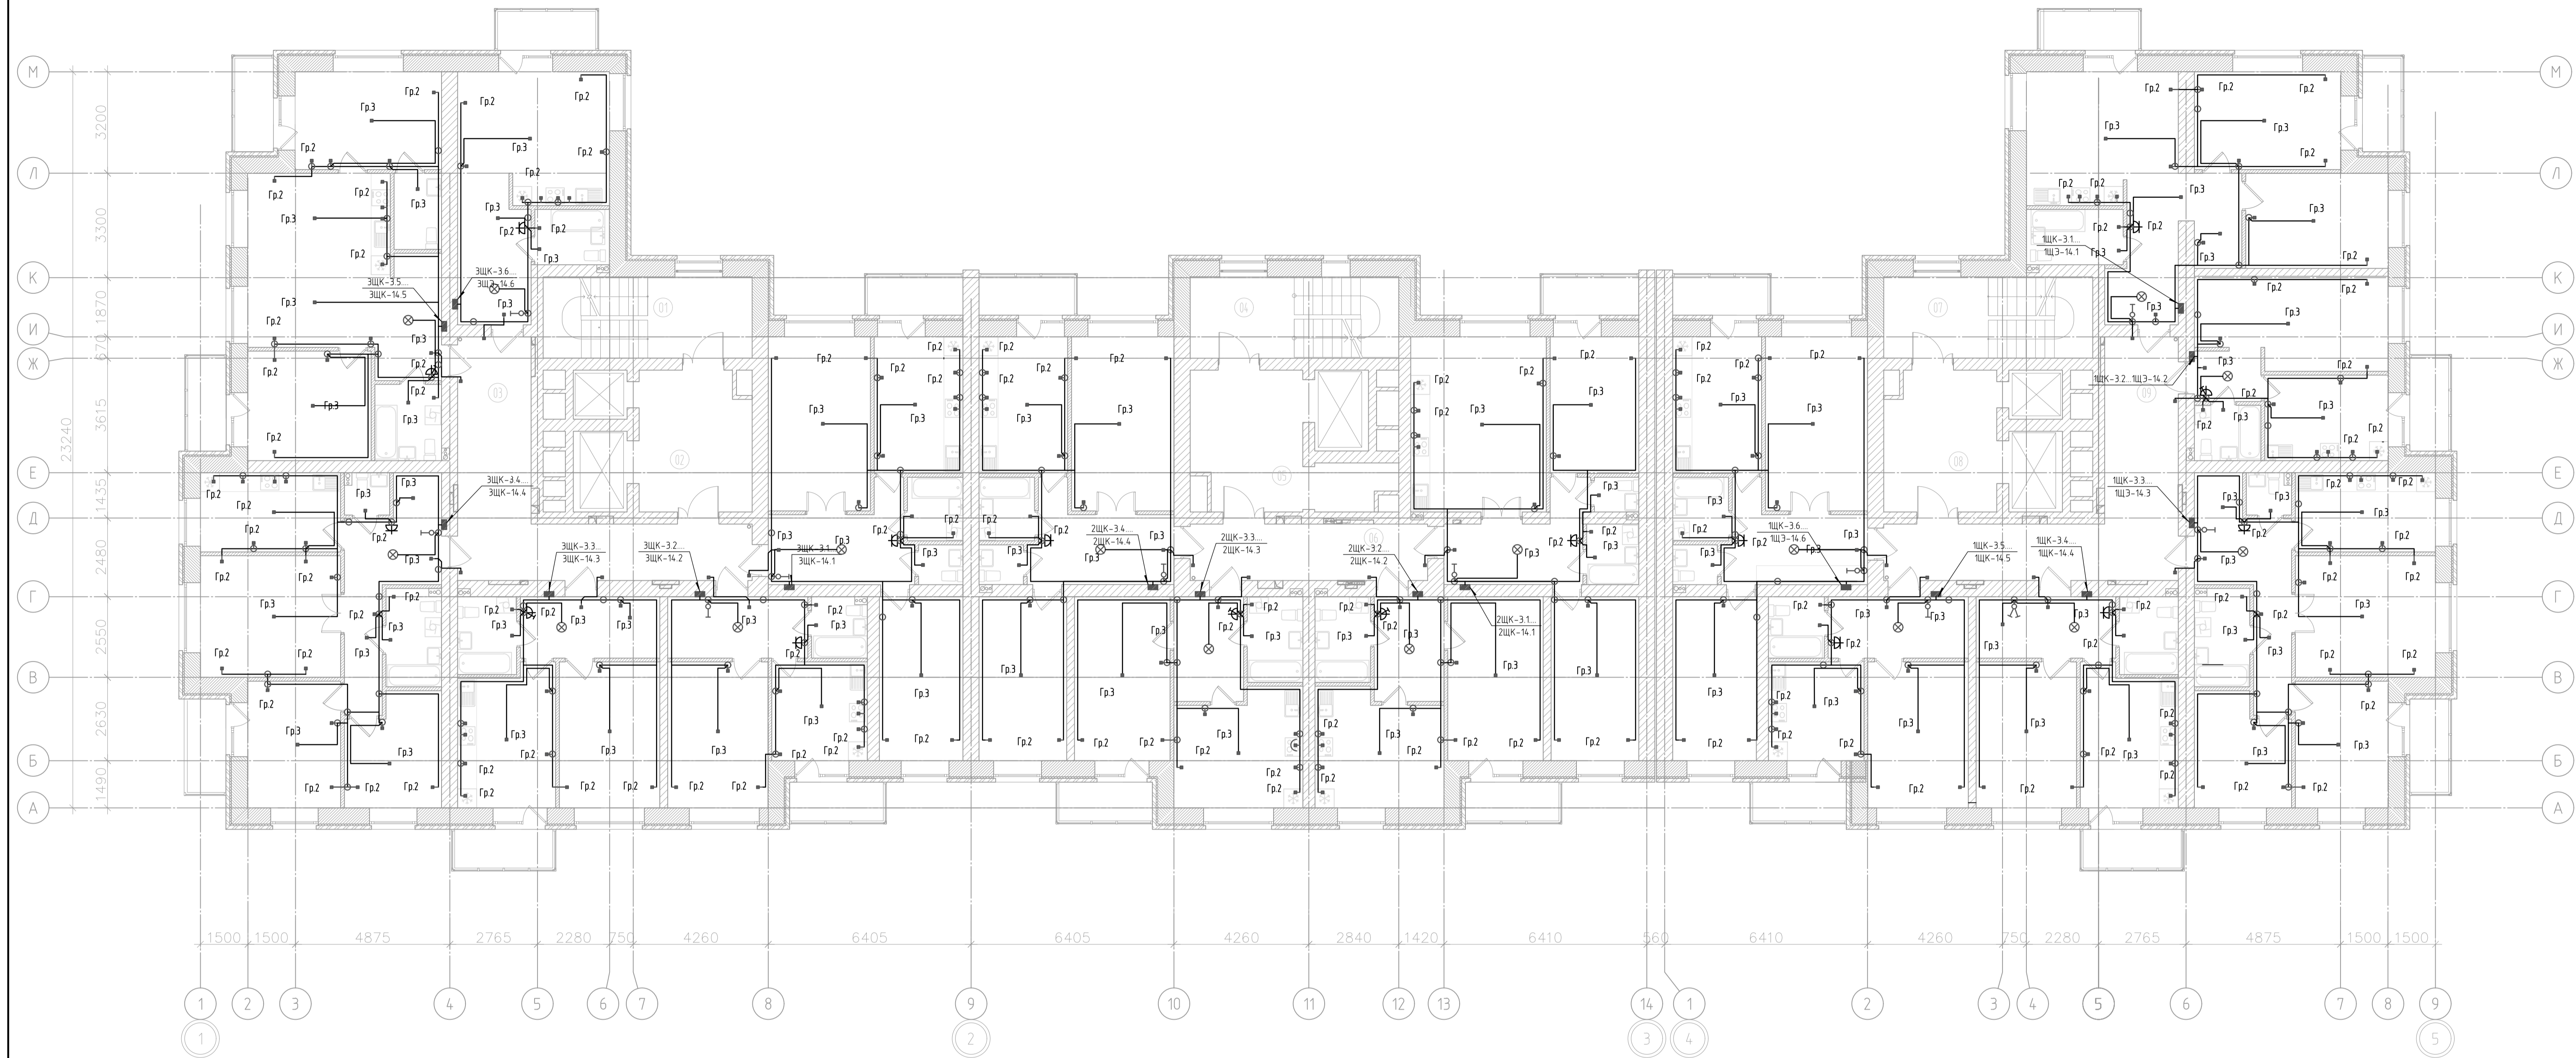

ПРИМЕЧАНИЕ:

Монтаж электроустановочных изделий (бытовые розетки, розетки выключки, выключатели и электроплиты), а также звонков и кнопок к ним выполняется собственником. Застройщиком выполняется монтаж одной розетки, одного выключателя и одного патрона в каждой квартире.

■ -тех.выход под бытовые розетки, розетки выключки, выключатели, патроны и электроплиты, а также звонков и кнопок.

ЭКСПЛИКАЦИЯ ПОМЕЩЕНИЙ			
Номер п.	Наименование	Площадь, м2	Кат. Пом
01	Лестничная клетка	11.1	
02	Лифтовой холл с пожаро-безопасной зоной	15.1	
03	Внеквартирный коридор	29.6	
04	Лестничная клетка	11.1	
05	Лифтовой холл с пожаро-безопасной зоной	18.8	
06	Коридор	13.0	
07	Лестничная клетка	11.1	
08	Лифтовой холл с пожаро-безопасной зоной	15.1	
09	Внеквартирный коридор	29.6	
		154.5	



01-02-П/21-ЭЛ					
Комплексная застройка микрорайона в районе улицы Ветеранов Труда в г. Тюмени. 2 очередь строительства. ГП 2					
Изм.	Кол.ч.	Лист	№ док.	Подп.	Дата
Выполнил	Зубович А.С.				07.24
Проверил	Зубович А.С.				07.24
Исполнительная схема №18				Стадия	Лист
Поквартирная разводка. План типового этажа (с 3 по 14 этаж). М1:100				ИД	42
				ООО "ИНТЕХГРУПП"	
Копировал					